


1階平面図 S=1/100

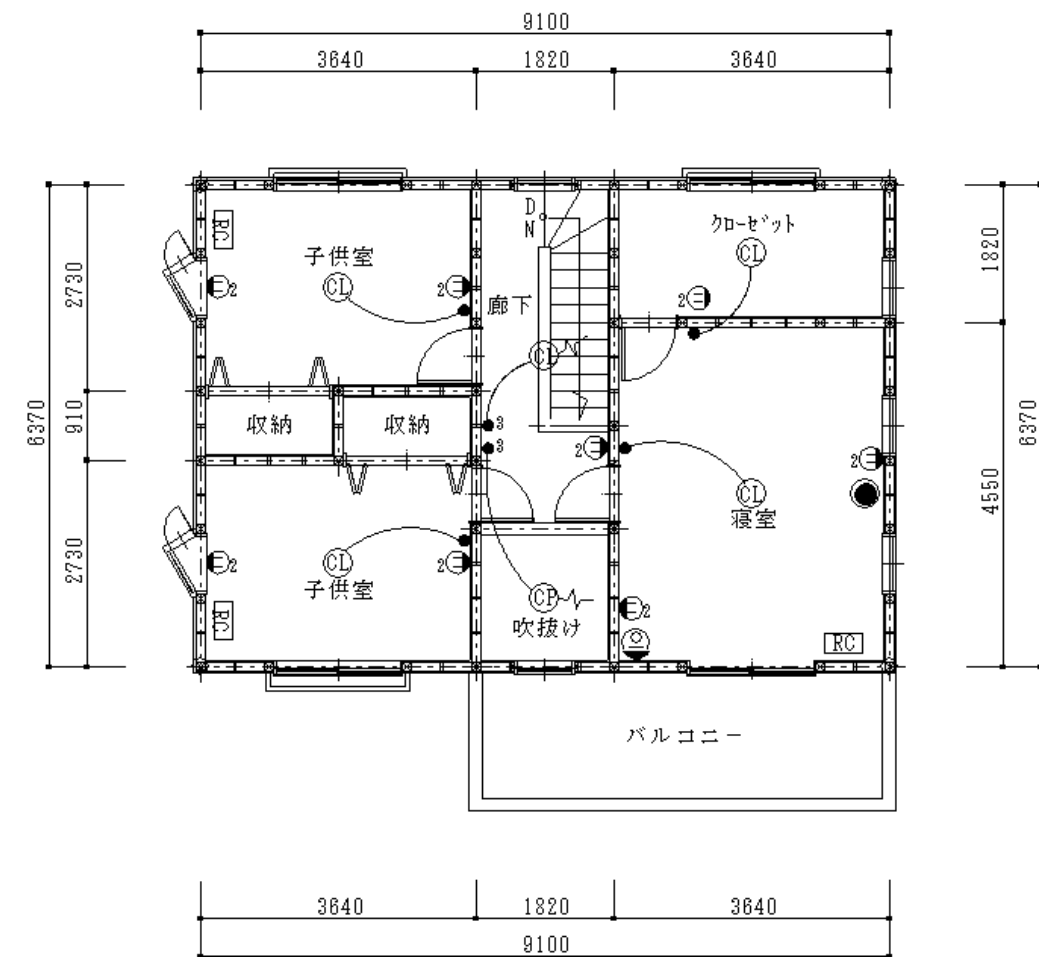

2階平面図 S=1/100

凡例			
○	壁付灯	㊦	防水コンセント
⊖	ペンダント	●	スイッチ
⊕	シーリングライト	● <sup>3</sup>	3路スイッチ
⊖	チェーンペンダント	● <sup>4</sup>	4路スイッチ
⊕	シャンデリア	⊗	換気扇
⊙	ダウンライト	㊦	ルームエアコン
⊗	屋外灯	▣	分電盤
⊕	蛍光灯	●	電話機
㊦	2口壁付コンセント	⊕	電話機型インターン(親)
㊦	アース付コンセント	⊕	電話機型インターン(子)
		⊕	テレビ

※プランナーEXで作図したDXFデータです。



建築士事務所登録 〇〇県知事 第 00-0000-0000号  
 一級建築士登録 国土交通大臣 第0000000号 山田 太郎

工事名称 〇〇〇〇様邸 新築工事  
 図面名称 電気設備図

縮尺 S=1/100  
 日付 年 月 日

No. 10 / 12